



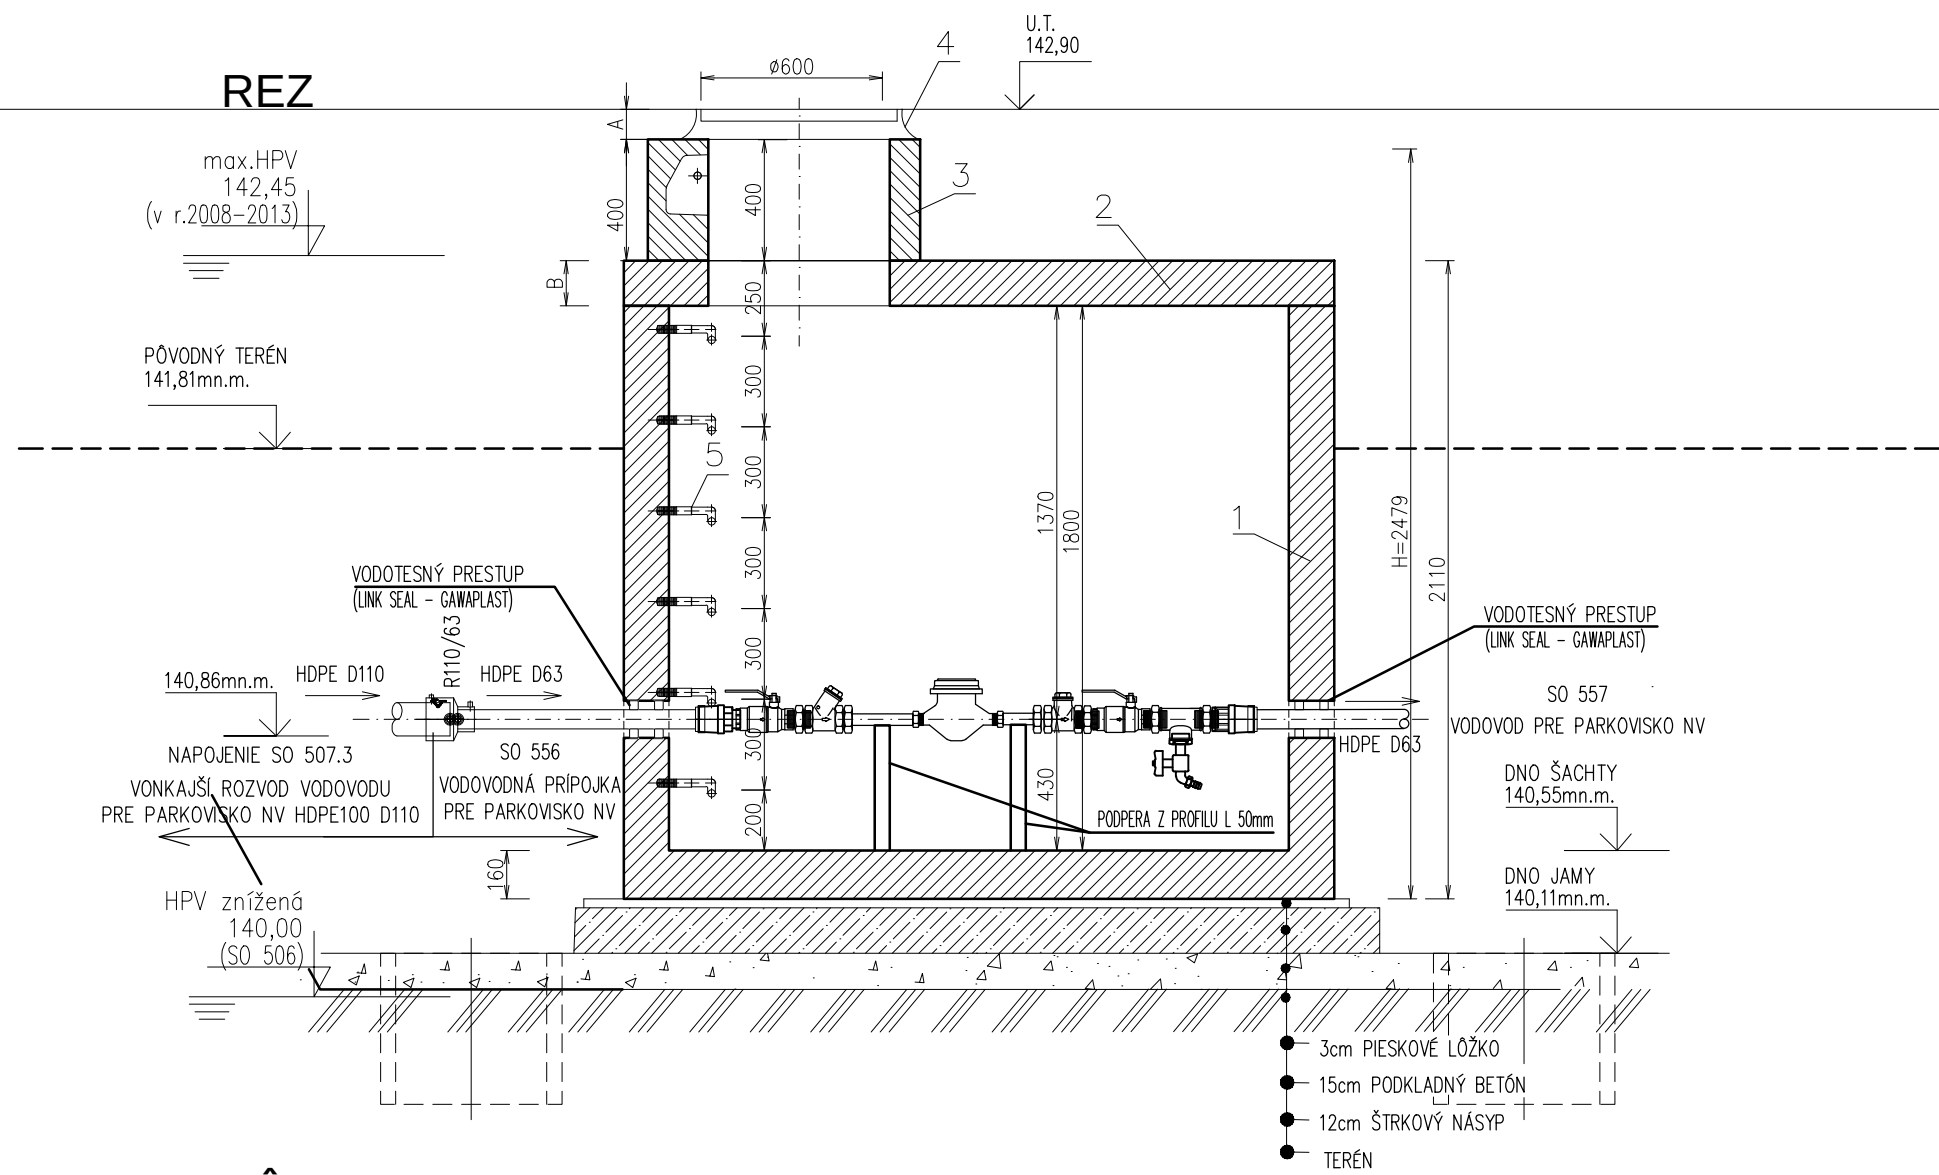

PŮDORYS

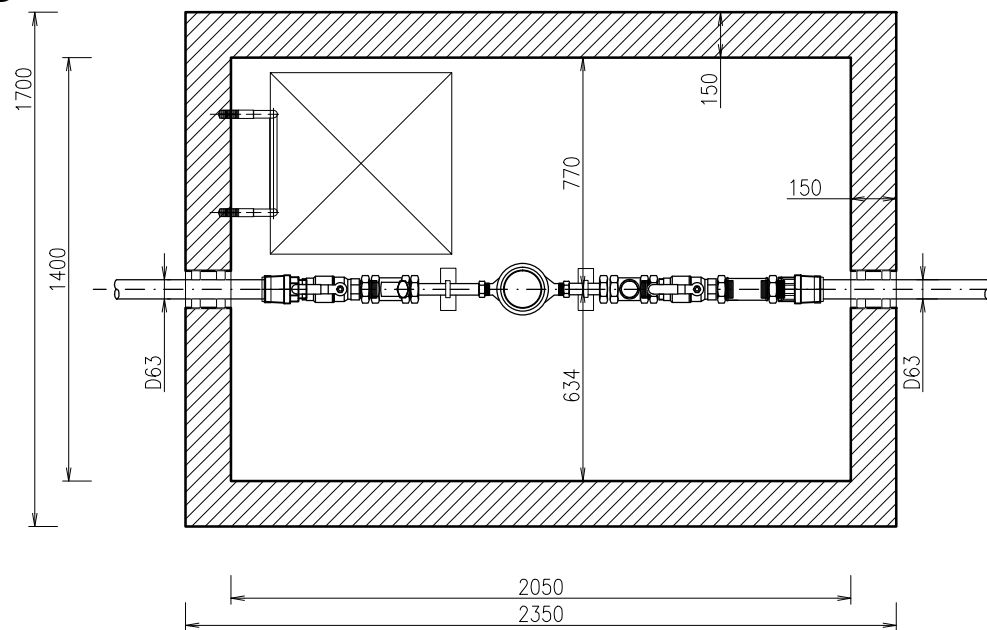

- 1 BETÓNOVÁ NÁDRŽ
 - 2 BETÓNOVÝ POKLOP
 - 3 VSTUPNÝ KOMÍN
 - 4 LIATINOVÝ POKLOP 600x600
 - 5 POPLASTOVANÉ STUPAČKY
- (V zmysle STN 743282, DG čl. 38, §19 odst.4,Vyhlašky SUBP č.59/82 Zb.)

ZAŤAŽENIE POKLOPU

400kN
A=100 B=150

MAX.VÁHA 6+1,5t
HLBKA OSADENIA
H=2479

VODOMERNÁ ŠACHTA


2050/1400/1800 (vnútorné)

Monolitická

Legenda

Ozn.	Popis:
1	Potrubié - HDPE100-DN50-D63 SDR11
2	Rýchlospojka s vonkajším závitom D63 DN50
3	Gulový uzáver DN50 PN16
4	Skrutkovanie s vonk.závitmi DN50
5	Filter mechanických nečistôt DN50
6	Skrutkovanie DN50 s vnút.závitom DN32
7	Demontážny kus k vodomeru dl.300mm
8	Viacvtokový mokrubežný vodomer Sensus MN QN6, DN32+2xskrutkovanie DN32
9	Demontážny kus k vodomeru dl.200mm
10	Spätná klapka závitová DN50
11	T kus závitový DN50
12	Redukovaný prechodník s vnútorným a vonkajším závitom DN50/25
13	Gul'ový uzáver s možnosťou napojenia hadice - DN25
14	Rýchlospojka s vnútorným závitom D63 DN50

Detail vodomernej zostavy

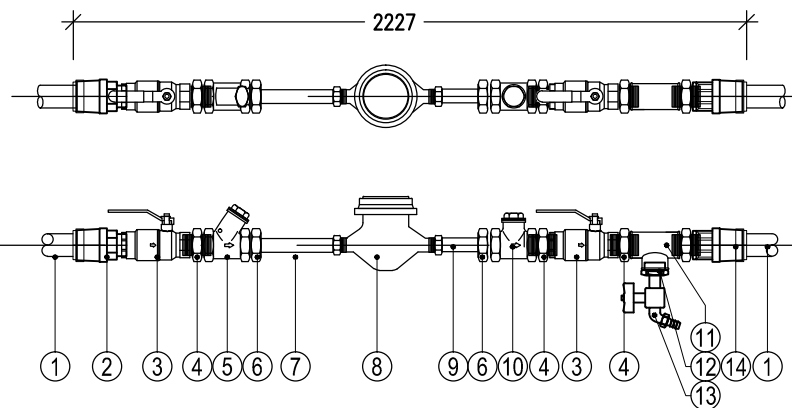

NÁZOV STAVBY

PRÍPRAVA STRATEGICKÉHO PARKU NITRA FÁZA 2
PRÍPRAVA CESTNEJ INFRAŠTRUKTÚRY - STRATEGICKÝ PARK NITRA

OBJEDNÁVATEĽ



Slovenská správa ciest
Miletičova 19, 826 19 Bratislava

STAVEBNÝ DOZOR



Slovenská správa ciest
Miletičova 19, 826 19 Bratislava

PEČIATKA

ZODPOVEDNÝ SD

PODPIS

ZHOTOVITEĽ STAVBY



ZDRUŽENIE „INFRAŠTRUKTÚRA NITRA“

Vedúci člen združenia:
Doprastav, a.s., Drieňová 27, 826 56 Bratislava

Člen združenia:
STRABAG, s.r.o., Mlynské Nivy 61/A, 825 18 Bratislava

RIADITEĽ STAVBY - PREDSTAVITEĽ ZHOTOVITEĽA

ING. J. ROVNAN

PODPIS

NÁLEŽITOSTOU A PRESNOSTOU
ZODPOVEDÁ PREDPISOM

DOKUMENTÁCIA SKUTOČNÉHO REALIZOVANIA STAVBY

SO 556

ZHOTOVITEĽ DRS:



DOPRAVOPROJEKT, a.s.
DIVÍZIA BRATISLAVA I
83203 BRATISLAVA, KOMINÁRSKA 2,4

DOPRAVOPROJEKT, a.s.
DIVÍZIA BRATISLAVA I
Kominárska 2,4, 832 03 Bratislava

RIADITEĽ DIV. BRATISLAVA I

ING. S. BUKOVINSKÝ

PODPIS

HL. INŽ. PROJEKTU

ING. M. KODAJOVÁ

PODPIS

Č. ZÁKAZKY

7782-03

PODZHOTOVITEĽ DRS:



projektová kancelária
Kasalova 39, 949 01 Nitra
IČ: 037 7721 001
www.vht.sk, info@vht.sk

ZODPOVEDNÝ PROJEKTANT

ING. J. KANIANSKY

PODPIS

VYPRACOVAL

ING. PATRIK DEÁK, MGR. ŠTEFAN KOVAČIK

PODPIS

KONTROLOVAL

ING. P. DEÁK

PODPIS

KRAJ: NITRIANSKY

OKRES: NITRA

KATASTR. ÚZEMIE:

k.ú. Mlynáre, Lužianky, Dražovce, Zbehy, Čakajovce, Zobor

DÁTUM

12/2018

FORMÁT

4 A4

MIERKA

1:25

STUPEŇ

DSRS

ČÍS. ZÁKAZKY

7782-03

NÁZOV PRÍLOHY/ TITLE

VZOR VODOMERNEJ ŠACHTY A VODOMERNEJ ZOSTAVY
A MODEL WATER METER SHAFT AND WATER METER SET

ČÍS. SÚPRAVY:

ČÍS. PRÍLOHY:

03